


URZĄD GMINY
ul. Księcia Ludwika 13
59-300 LUBIN

z up. WÓJTA
Bartosz Chojnacki
Sekretarz Gminy

zawies odłożenie twardziem
kamiennym

87/3

zawies odwołanie
do trybunału krajowego

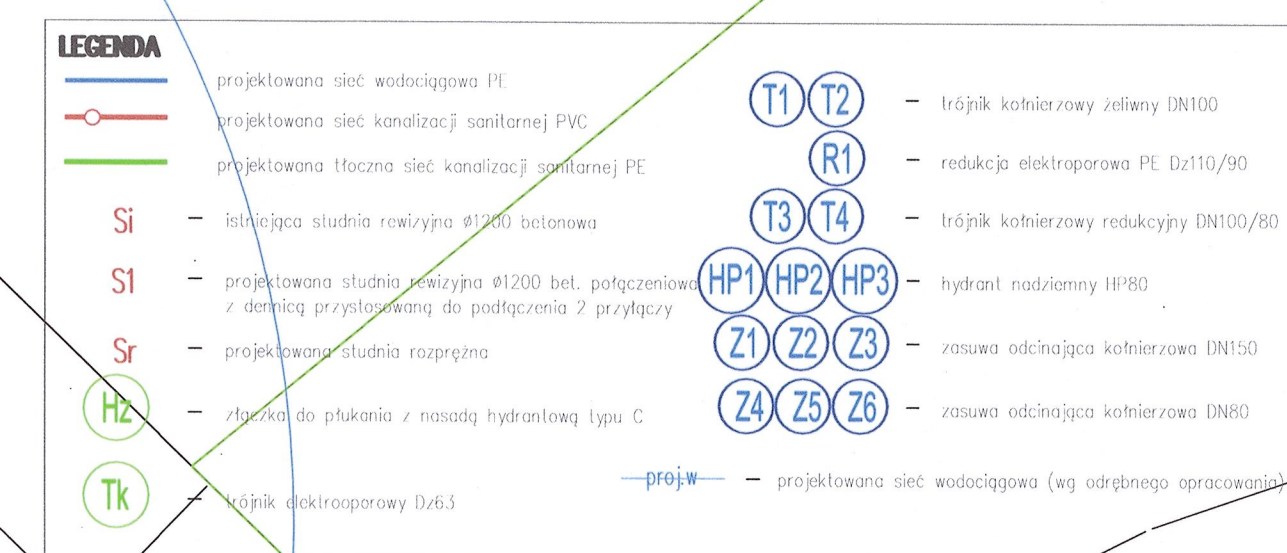

Objekt:	Rozbudowa sieci wodociągowej i sieci kanalizacyjnej sanitarnych	
Adres obiektu:	dzielnica nr 103, 86/1 obręb 0017 Miłostwa jedn. ewid. 2012102 - Lubin (obszar wiejski)	10.05.2024r.
Tytuł projektu:	Projekt zagospodarowania terenu	Skala 1:500
Projektant:	mgr inż. Leon Jakiewicz uz. do proj. nr 608/01/DIUW	RYS. Nr: 1
Sprawdzający:	mgr inż. Krzysztof Werbowy uz. do proj. nr 57/005/05	
Asystent projektanta:	mgr inż. Marek Woźniak	