

# MAPA DO CELÓW PROJEKTOWYCH

skala 1:500

opracowano na podstawie mapy wektorowej w skali 1:500  
5.153.32.02.3.4, 5.153.32.02.4.3, 5.153.32.07.1.2, 5.153.32.07.2.1

Województwo: dolnośląskie  
Powiat: lubiński  
Jedn. ewid.: 021102\_2, Lubin (obszar wiejski)  
Obręb: 0017, Miłosna  
Działka: 133/22

PODGiK.6640.1.425.2024

Mapa aktualna na dzień: 16.04.2024 r.  
Poziom odniesienia: PL-EVRF2007-NH  
Układ „2000”

Zakres opracowania



Nie wyklucza się istnienia w terenie innych niż wykazane na niniejszej mapie urządzeń podziemnych, które nie były zgłoszone do inwentaryzacji lub o których brak jest informacji w instytucjach branżowych.  
Przedstawione na niniejszej mapie granice wkreślono na podstawie danych ewidencyjnych gruntów.  
Mapa została wykonana bez ustalenia obciążeń służebnościami gruntowymi.

ZUD: projektowana sieć elektroenergetyczna PODGiK.6630.379.2021, projektowana sieć elektroenergetyczna i teletechniczna PODGiK.6630.89.2022, zmiana trasy sieci wodociągowej i kanalizacji sanitarnej PODGiK.6630.126.2022

Wykonawca: Przedsiębiorstwo Usług Geodezyjnych i Kartograficznych  
"KB-GEO" Krzysztof Baniewski  
Mapę opracował geodeta inż. Krzysztof Baniewski  
Kierownik prac: Edward Ozga nr uprawnień 760

LEGENDA MPZP  
(Uchwała Nr XXIII/117/2015 Rady Gminy Lubin z dnia 29.09.2015 r.)  
MN- teren zabudowy mieszkaniowej jednorodzinnej.  
KDW-tereny dróg wewnętrznych.

Praca geodezyjna zgłoszona pod numerem PODGiK.6640.1.425.2024  
w PODGiK w Lubinie, uzyskała pozytywny wynik weryfikacji  
w dniu 24.04.2024 r., protokół numer PODGiK.6640.1.425.2023\_22241  
Wykonawca: PUGiK "KB-GEO" Krzysztof Baniewski  
Kierownik prac: Edward Ozga nr uprawnień 760  
Jestem świadomy odpowiedzialności karnej za złożenie  
fałszywego oświadczenia.

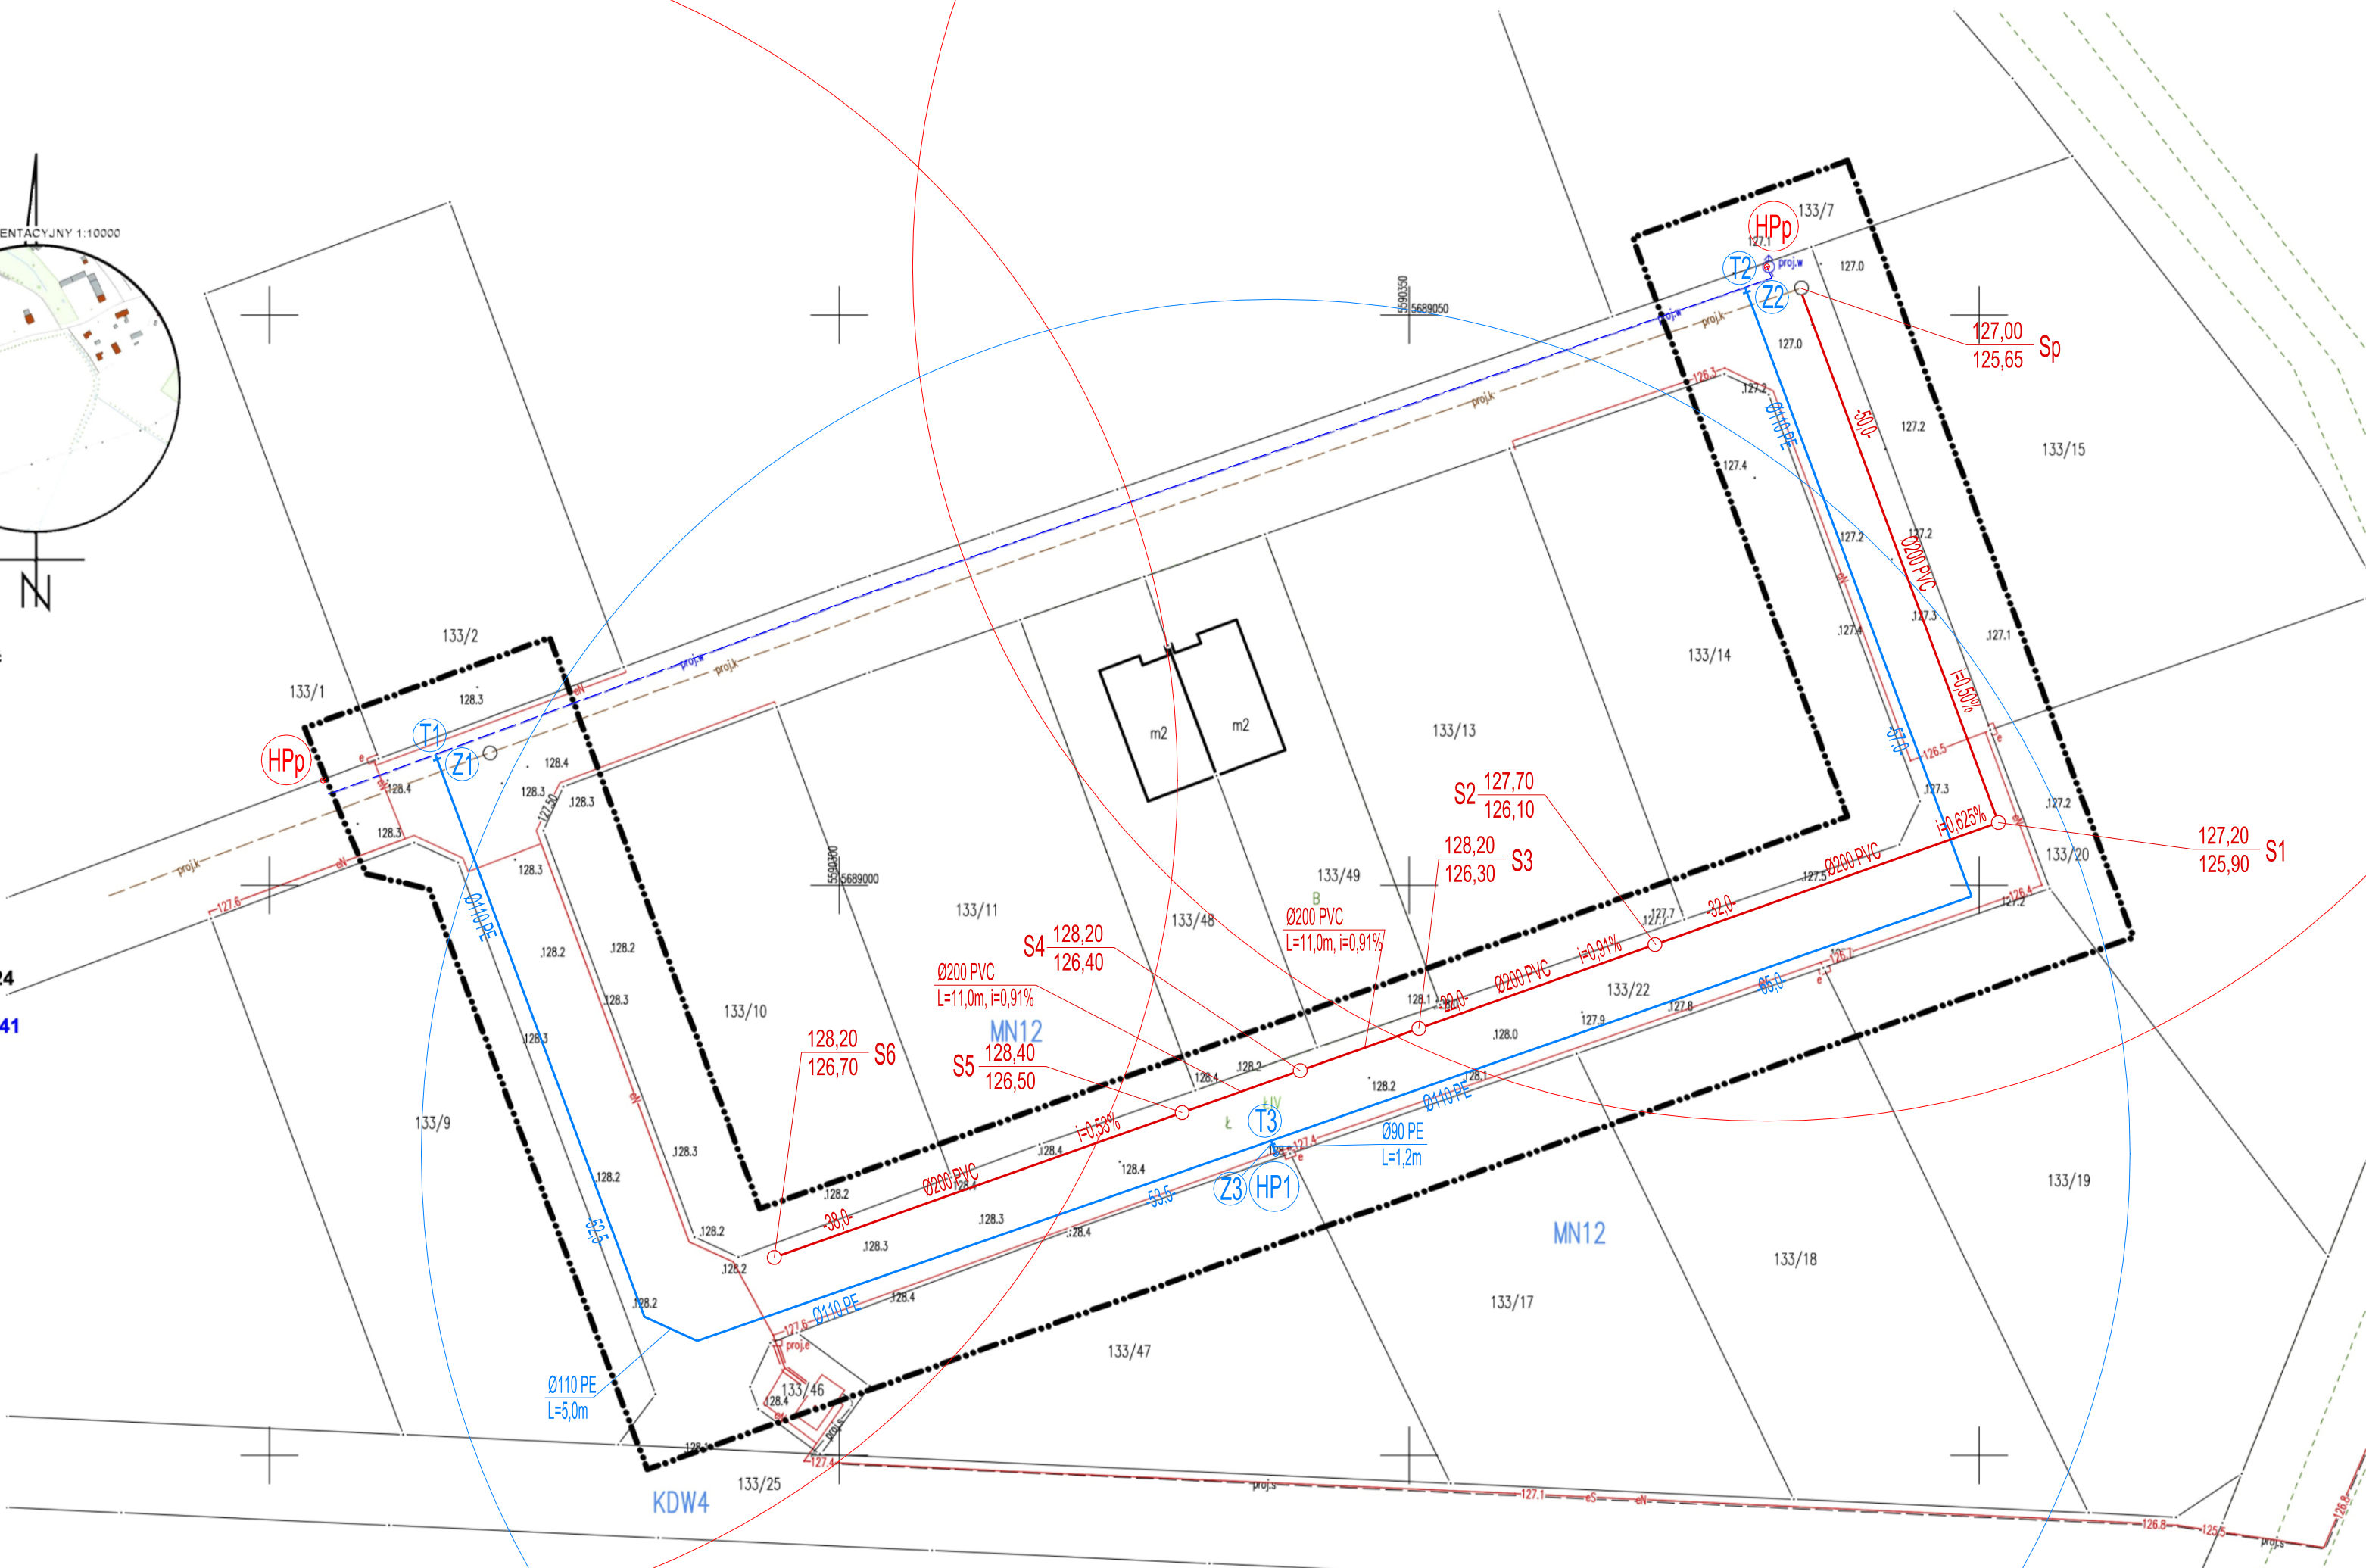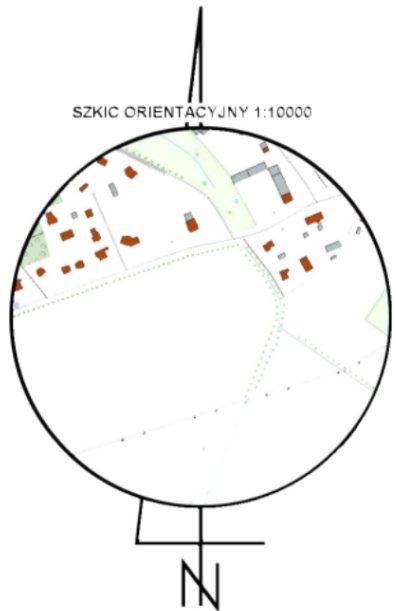

## LEGENDA

- projektowana sieć wodociągowa PE
- projektowana sieć kanalizacji sanitarnej PVC
- Sp - projektowana (wg odrębnego opracowania) studnia rewizyjna Ø1200 betonowa
- S1-S6 - projektowana studnia rewizyjna Ø1200 bet. połączeniowa z dennicą przystosowaną do podłączenia 2 przyłączy
- proj.w - projektowana sieć wodociągowa (wg odrębnego opracowania)
- proj.k - projektowana sieć kanalizacyjna (wg odrębnego opracowania)
- T1 T2 - trójnik kolnierzyowy żeliwny DN100
- T3 - trójnik elektrooporowy redukcyjny Dz110/90
- HP1 - hydrant nadziemny HP80
- Z1 Z2 - zasuwa odcinająca kolnierzyowa DN150
- Z3 - zasuwa odcinająca kolnierzyowa DN80
- HPp - hydrant projektowany (wg innego opracowania)

Potwierdzam zgodność kopii mapy  
z oryginałem mapy do celów projektowych

Objekt:	Rozbudowa sieci wodociągowej i sieci kanalizacji sanitarnej	
Adres obiektu:	działka nr 133/22 obręb 0017 Miłosna jedn.ewid. 021102_2 Lubin (obszar wiejski)	10.05.2024r.
Tytuł rysunku:	Projekt zagospodarowania terenu	Skala 1:500
Projektant:	mgr inż. Leon Jatkiewicz upr. do proj. nr 608/01/DUW	RYS Nr: <b>1</b>
Sprawdzający:	mgr inż. Krzysztof Werbowy upr. do proj. nr 57/DOS/05	
Asystent projektanta:	mgr inż. Marek Woźniak	