

**PRZEDSIĘBIORSTWO GOSPODARKI KOMUNALNEJ GMINY LUBIN
SPÓŁKA Z OGRANICZONĄ ODPOWIEDZIALNOŚCIĄ**

Księginice 14, 59-300 Lubin 1

Dz. DTR / 4492 / *3195* / 2023

Księginice 14. 12. 2023r.

*Projektowanie Instalacyjne
Marek Woźniak
ul. Śpiewna 9
59-220 Legnica*

dotyczy: *umowy o wykonanie prac projektowych nr 165/2023 z dnia 03.07.2023 r. Zadanie nr 1
Opracowanie dokumentacji projektowo-kosztorysowej rozbudowy sieci wodociągowej i
sieci kanalizacji sanitarnej w miejscowości Szklary Górne rejon dz. nr 86/5 gmina Lubin.*


Przedsiębiorstwo Gospodarki Komunalnej Gminy Lubin Spółka z o.o. w Księginicach w odpowiedzi na wniosek, otrzymany dnia 30.11.2023 r. rej. nr 4492, w sprawie uzgodnienia projektu budowlanego, technicznego, wykonawczego dla Zadania nr 1 Opracowanie dokumentacji projektowo-kosztorysowej rozbudowy sieci wodociągowej i sieci kanalizacji sanitarnej w miejscowości Szklary Górne rejon dz. nr 86/5 gmina Lubin uzgadnia projekty bez uwag.

Z poważaniem
PREZES ZARZĄDU
PGKGL Sp. z o.o.
w Księginicach
Wojciech Dziwiński

Otrzymują:

1. Adresat.
2. DTR a/a.

Sprawę prowadzi: Gł. Specjalista Ewa Makaś, tel. 76/840 81 74 wew. 62

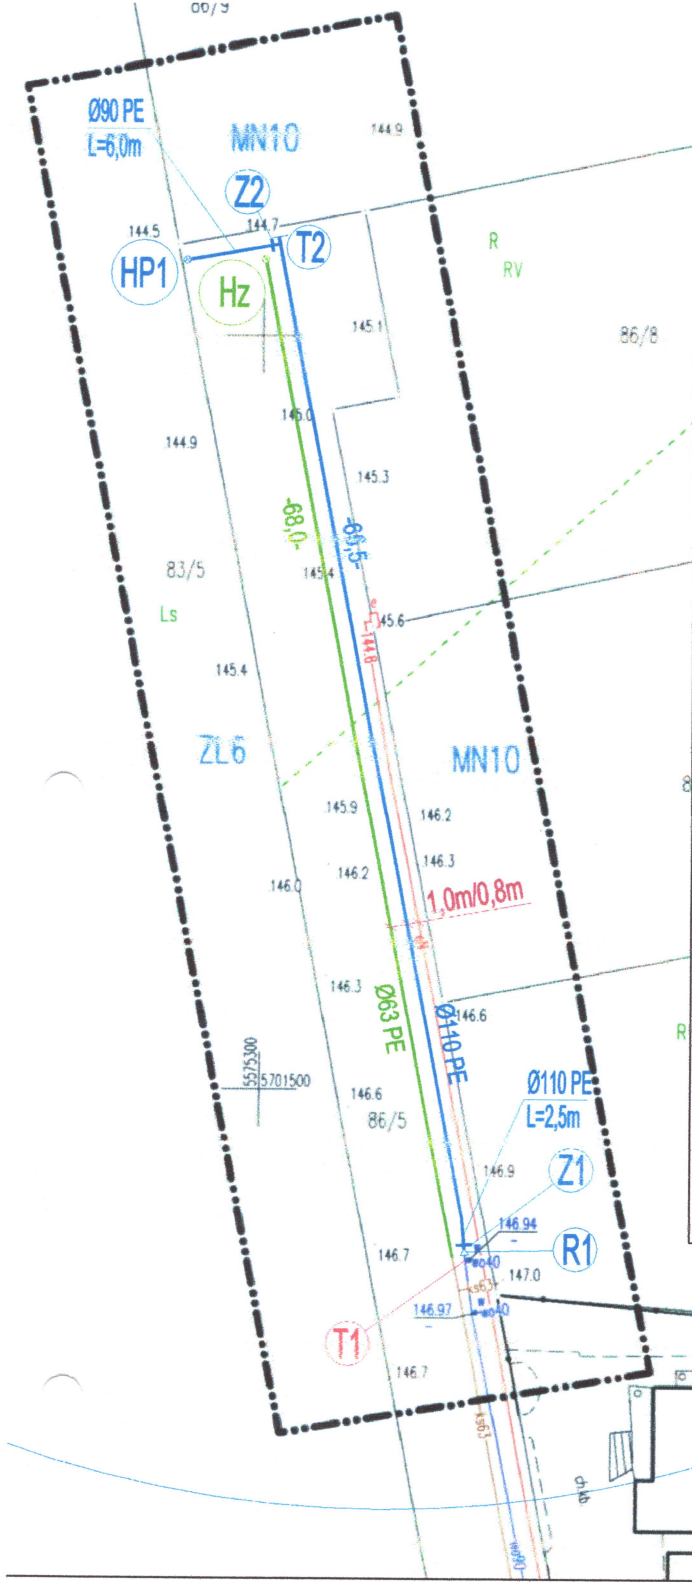

MAPA DO CELÓW PROJEKTOWYCH

skala 1:500

opracowano na podstawie mapy wektorowej w skali 1:500
5.156.30.18.1.3, 5.156.30.18.3.1

Województwo: dolnośląskie
Powiat: lubiński
Jedn. ewid.: 021102_2, Lubin (obszar wiejski)
Obręb: 0028, Szklary Górne
Działka: 86/5

PODGiK.6640.1.1187.2023

Mapa aktualna na dzień: 07.07.2023 r.
Poziom odniesienia: PL-EVRF2007-Ni1
Układ „2000”

Zakres opracowania

Nie wyklucza się istnienia w terenie innych niż wykazane na niniejszej mapie urządzeń podziemnych, które nie były zgłoszone do inwentaryzacji lub o których brak jest informacji w instytucjach branżowych.

Przedstawione na niniejszej mapie granice wkreślono na podstawie danych ewidencyjnych gruntów.

Mapa została wykonana bez ustalenia obciążeń służebnościami gruntowymi.

ZUD: brak projektowanych sieci w zakresie opracowania MDGP

LEGENDA MPZP
(Uchwała Nr XXX/185/2016 Rady Gminy Lubin z dnia 30.03.2016 r.)
MN10- teren zabudowy mieszkaniowej jednorodzinnej.
ZL6- tereny lasów.

Praca geodezyjna zgłoszona pod numerem PODGiK.6640.1.1187.2023 w PODGiK w Lubinie, uzyskała pozytywny wynik weryfikacji w dniu 11.07.2023 r., protokół numer PODGiK.6640.1.1187.2023_20400
Wykonawca: PUGiK "KB-GEO" Krzysztof Baniewski
Kierownik prac: Edward Ozga nr uprawnień 760
Jestem świadomy odpowiedzialności karnej za złożenie fałszywego oświadczenia.

Przedsiębiorstwo Usług
Geodezyjnych i Kartograficznych
"KB-GEO" Krzysztof Baniewski
Biskupiec 3B, 59-341 Legnickie Pole
tel. 606 63 11 67
NIP 6911251299, Regon 390316109

GEODETA
PUGiK "KB-GEO"
mgr. Krzysztof Baniewski

Przedsiębiorstwo Gospodarki Komunalnej
86/2 Gminy Lubin Sp. z o.o.
59-300 Lubin, Kałoginice 14
NIP: 6922513030, REGON: 366415810
KRS: 0000654832 (1)

LEGENDA

- projektowana sieć wodociągowa PE
- projektowana sieć kanalizacji sanitarnej tłocznej PE
- (T1) — istniejący trójnik elektrooporowy Dz90
- (T2) — trójnik redukcyjny elektrooporowy Dz110/90
- (R1) — redukcja elektrooporowa PE Dz110/90
- (HP1) — hydrant nadziemny HP80
- (Z1) — zasuwa odcinająca kołnierzowa DN100
- (Z2) — zasuwa odcinająca kołnierzowa DN80
- (Hz) — złączka do pływania z nasadą hydrantową typu C

*Łatpcznik do pisma
nr. Dz.DTR/4482/8195/2020
z dnia 14.12.2023r.*

Obiekt:	Rozbudowa sieci wodociągowej i sieci kanalizacji sanitarnej	
Adres obiektu:	działka nr 86/5 obręb 0028 Szklary Górne jedn. ewid. 021102_2 Lubin (obszar wiejski)	12.09.2023r.
Tytuł rysunku:	Projekt zagospodarowania terenu	Skala 1:500
Projektant:	mgr inż. Leon Jatkiewicz upr. do proj. nr 608/01/DUW	RYS Nr: 1
Sprawdzający:	mgr inż. Krzysztof Werbowy upr. do proj. nr 57/DOŚ/05	
Asystent projektanta:	mgr inż. Marek Woźniak	