

PRZEDSIĘBIORSTWO GOSPODARKI KOMUNALNEJ GMINY LUBIN
SPÓŁKA Z OGRANICZONĄ ODPOWIEDZIALNOŚCIĄ

Księginice 14, 59-300 Lubin 1

Dz. DTR / 478 / *BIG* / 2024

Księginice 08. 02. 2024r.

Projektowanie Instalacyjne

Marek Woźniak

ul. Ruszowicka 14a

67-210 Jaczów

dotyczy: *umowy o wykonanie prac projektowych nr 162/2023 z dnia 03.07.2023 r. Zadanie nr 2 Opracowanie dokumentacji projektowo-kosztorysowej rozbudowy sieci wodociągowej i sieci kanalizacji sanitarnej w miejscowości Szklary Górne rejon dz. nr 103, 139/7 gmina Lubin.*

Przedsiębiorstwo Gospodarki Komunalnej Gminy Lubin Spółka z o.o. w Księginicach w odpowiedzi na wniosek otrzymany dnia 06.02.2024 r. rej. nr 478 w sprawie uzgodnienia projektu budowlanego, technicznego, wykonawczego dla Zadania nr 2 Opracowanie dokumentacji projektowo-kosztorysowej rozbudowy sieci wodociągowej i sieci kanalizacji sanitarnej w miejscowości Szklary Górne rejon dz. nr 103, 139/7 gmina Lubin uzgadnia projekty bez uwag.

Z poważaniem

PREZES ZARZĄDU
PGKGL Sp. z o.o.
w Księginicach

Wojciech Dziwiński

Załączniki:

- PZT – Rozbudowa sieci wodociągowej i sieci kanalizacji sanitarnej dz. nr 86/5, 103, 140/1 obręb Szklary Górne, Jedn. ewidencyjna Lubin obszar wiejski – 1 egz.
- PT – Rozbudowa sieci wodociągowej i sieci kanalizacji sanitarnej dz. nr 86/5, 103, 140/1 obręb Szklary Górne, Jedn. ewidencyjna Lubin obszar wiejski – 1 egz.
- PW – Rozbudowa sieci wodociągowej i sieci kanalizacji sanitarnej dz. nr 86/5, 103, 140/1 obręb Szklary Górne, Jedn. ewidencyjna Lubin obszar wiejski – 1 egz.

 
Otrzymują:

1. Adresat.
2. DTR a/a.


Sprawę prowadzi: Gł. Specjalista Ewa Makaś, tel. 76/840 81 74 wew. 62



PODPIS ZAUFANY
KRZYSZTOF
BANIEWSKI
04.12.2023 09:26:35 [GMT+1]
Dokument podpisany elektronicznie
podpisem zaufanym



PODPIS ZAUFANY
EDWARD
OZGA
05.12.2023 10:51:28 [GMT+1]
Dokument podpisany elektronicznie
podpisem zaufanym

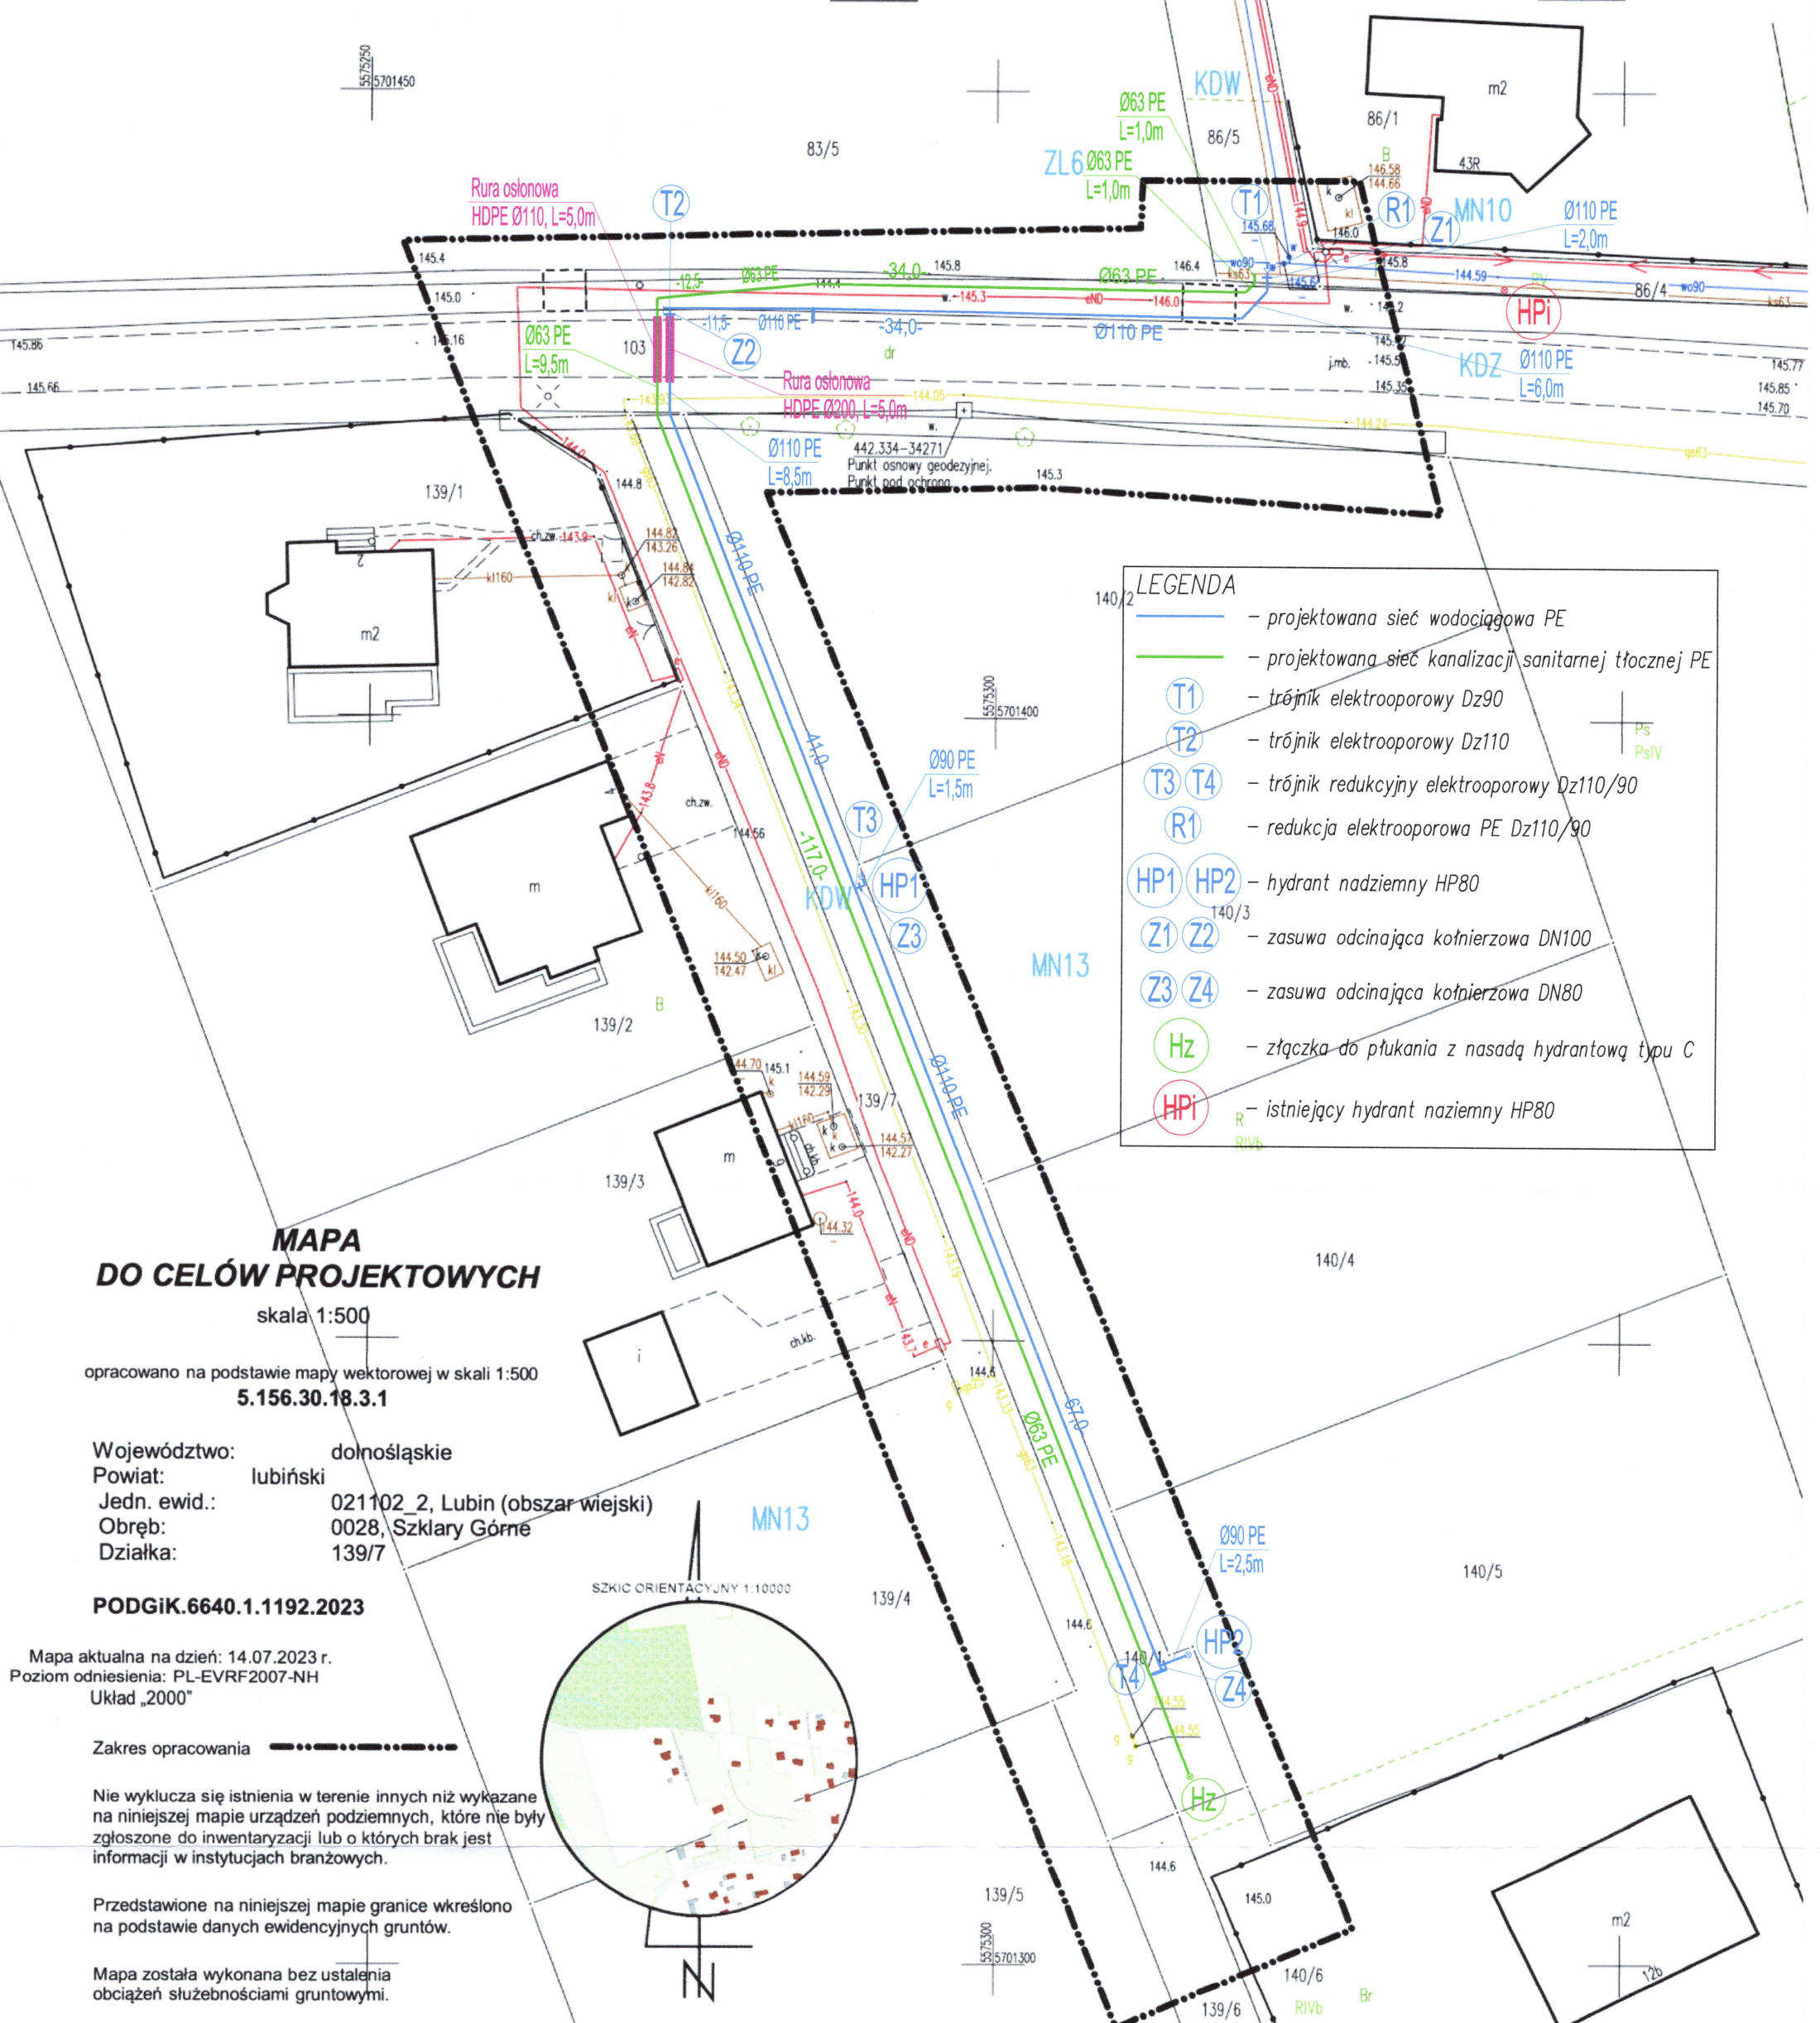

LEGENDA

- projektowana sieć wodociągowa PE
- projektowana sieć kanalizacji sanitarnej tłocznej PE
- T1 — trójnik elektrooporowy Dz90
- T2 — trójnik elektrooporowy Dz110
- T3 T4 — trójnik redukcyjny elektrooporowy Dz110/90
- R1 — redukcja elektrooporowa PE Dz110/90
- HP1 HP2 — hydrant nadziemny HP80
- Z1 Z2 — zasuwa odcinająca kotłownicza DN100
- Z3 Z4 — zasuwa odcinająca kotłownicza DN80
- Hz — złączka do płukania z nasadą hydrantową typu C
- HPI — istniejący hydrant naziemny HP80

**MAPA
DO CELÓW PROJEKTOWYCH**

skala 1:500

opracowano na podstawie mapy wektorowej w skali 1:500
5.156.30.18.3.1

Województwo: dolnośląskie
Powiat: lubiński
Jedn. ewid.: 021102_2, Lubin (obszar wiejski)
Obręb: 0028, Szklary Górne
Działka: 139/7

PODGiK.6640.1.1192.2023

Mapa aktualna na dzień: 14.07.2023 r.
Poziom odniesienia: PL-EVRF2007-NH
Układ „2000”

Zakres opracowania

Nie wyklucza się istnienia w terenie innych niż wykazane na niniejszej mapie urządzeń podziemnych, które nie były zgłoszone do inwentaryzacji lub o których brak jest informacji w instytucjach branżowych.

Przedstawione na niniejszej mapie granice wkreślono na podstawie danych ewidencyjnych gruntów.

Mapa została wykonana bez ustalenia obciążeń służebnościami gruntowymi.

ZUD: brak projektowanych sieci w zakresie opracowania MDCP

LEGENDA MPZP

(Uchwała Nr XXX/185/2016 Rady Gminy Lubin z dnia 30.03.2016 r.)

MN- teren zabudowy mieszkaniowej jednorodzinnej.

KDW-tereny dróg wewnętrznych.

KDZ-tereny dróg publicznych klasy Z.

ZL- tereny lasów.

Praca geodezyjna zgłoszona pod numerem **PODGiK.6640.1.1192.2023** w **PODGiK** w Lubinie, uzyskała pozytywny wynik weryfikacji w dniu **18.07.2023 r.**, protokół numer **PODGiK.6640.1.1192.2023_20449**
Wykonawca: PUGiK "KB-GEO" Krzysztof Baniewski
Kierownik prac: Edward Ozga nr uprawnień 760
Jestem świadomy odpowiedzialności karnej za złożenie fałszywego oświadczenia.

ZACIĄGNIĘCIE DO PISMA NR
DTR/478/316/2024
Z DNIA 08.07.2024r

Przedsiębiorstwo Gospodarki Komunalnej
Gminy Lubin Sp. z o.o.
50-300 Lubin, Księgarnia 14
NIP: 6922513030, REGON: 366415810
KRS: 0000654832 (1)

Potwierdzam zgodność kopii mapy z oryginałem mapy do celów projektowych

Objekt:	Rozbudowa sieci wodociągowej i sieci kanalizacji sanitarnej	
Adres obiektu:	działki nr 86/5, 103, 140/1 obręb 0028 Szklary Górne jedn. ewid. 021102_2 Lubin (obszar wiejski)	18.09.2023r.
Tytuł rysunku:	Projekt zagospodarowania terenu	Skala 1:500
Projektant:	mgr inż. Leon Jatkiewicz upr. do proj. nr 608/01/DUW	RYS Nr: 1
Sprawdzający:	mgr inż. Krzysztof Werbowy upr. do proj. nr 57/DOS/05	
Asystent projektanta:	mgr inż. Marek Woźniak	