

MAPA
DO CELÓW PROJEKTOWYCH
skala 1:500

opracowano na podstawie mapy wektorowej w skali 1:500
5.154.31.13.2.3, 5.154.31.13.2.4

Województwo: dolnośląskie
Powiat: lubiński
Jedn. ewid.: 021102_2, Lubin (obszar wiejski)
Obręb: 0010, Karczowska
Działka: 13/7, 13/33

PODGiK.6640.1.824.2024

Mapa aktualna na dzień: 08.06.2024 r.
Poziom odniesienia: PL-EVRF2007-NH
Układ „2000” strefa 5

Zakres opracowania



Nie wyklucza się istnienia w terenie innych niż wykazane na niniejszej mapie urządzeń podziemnych, które nie były zgłoszone do inwentaryzacji lub o których brak jest informacji w instytucjach branżowych.
Przedstawione na niniejszej mapie granice wkreślono na podstawie danych ewidencyjnych gruntów.
Mapa została wykonana bez ustalenia obciążeń służebnościami gruntowymi.
ZUD: projektowane przyłącze elektroenergetyczne PODGiK.6630.15.2024

Wykonawca: Przedsiębiorstwo Usług Geodezyjnych i Kartograficznych
"KB-GEO" Krzysztof Baniewski
Mapę opracował geodeta inż. Krzysztof Baniewski
Kierownik prac: Edward Ozga nr uprawnień 760

LEGENDA MPZP

(Uchwała Nr IX/36/2015 Rady Gminy Lubin z dnia 26.03.2015 r.)
MN- teren zabudowy mieszkaniowej jednorodzinnej.
MN/U- teren zabudowy mieszkaniowo-usługowej.
KDW-tereny dróg wewnętrznych.

Praca geodezyjna zgłoszona pod numerem PODGiK.6640.1.824.2024 w PODGiK w Lubinie, uzyskała pozytywny wynik weryfikacji w dniu 13.06.2024 r., protokół numer PODGiK.6640.1.824.2024_22568
Wykonawca: PUGiK "KB-GEO" Krzysztof Baniewski
Kierownik prac: Edward Ozga nr uprawnień 760
Jestem świadomy odpowiedzialności karnej za złożenie fałszywego oświadczenia.

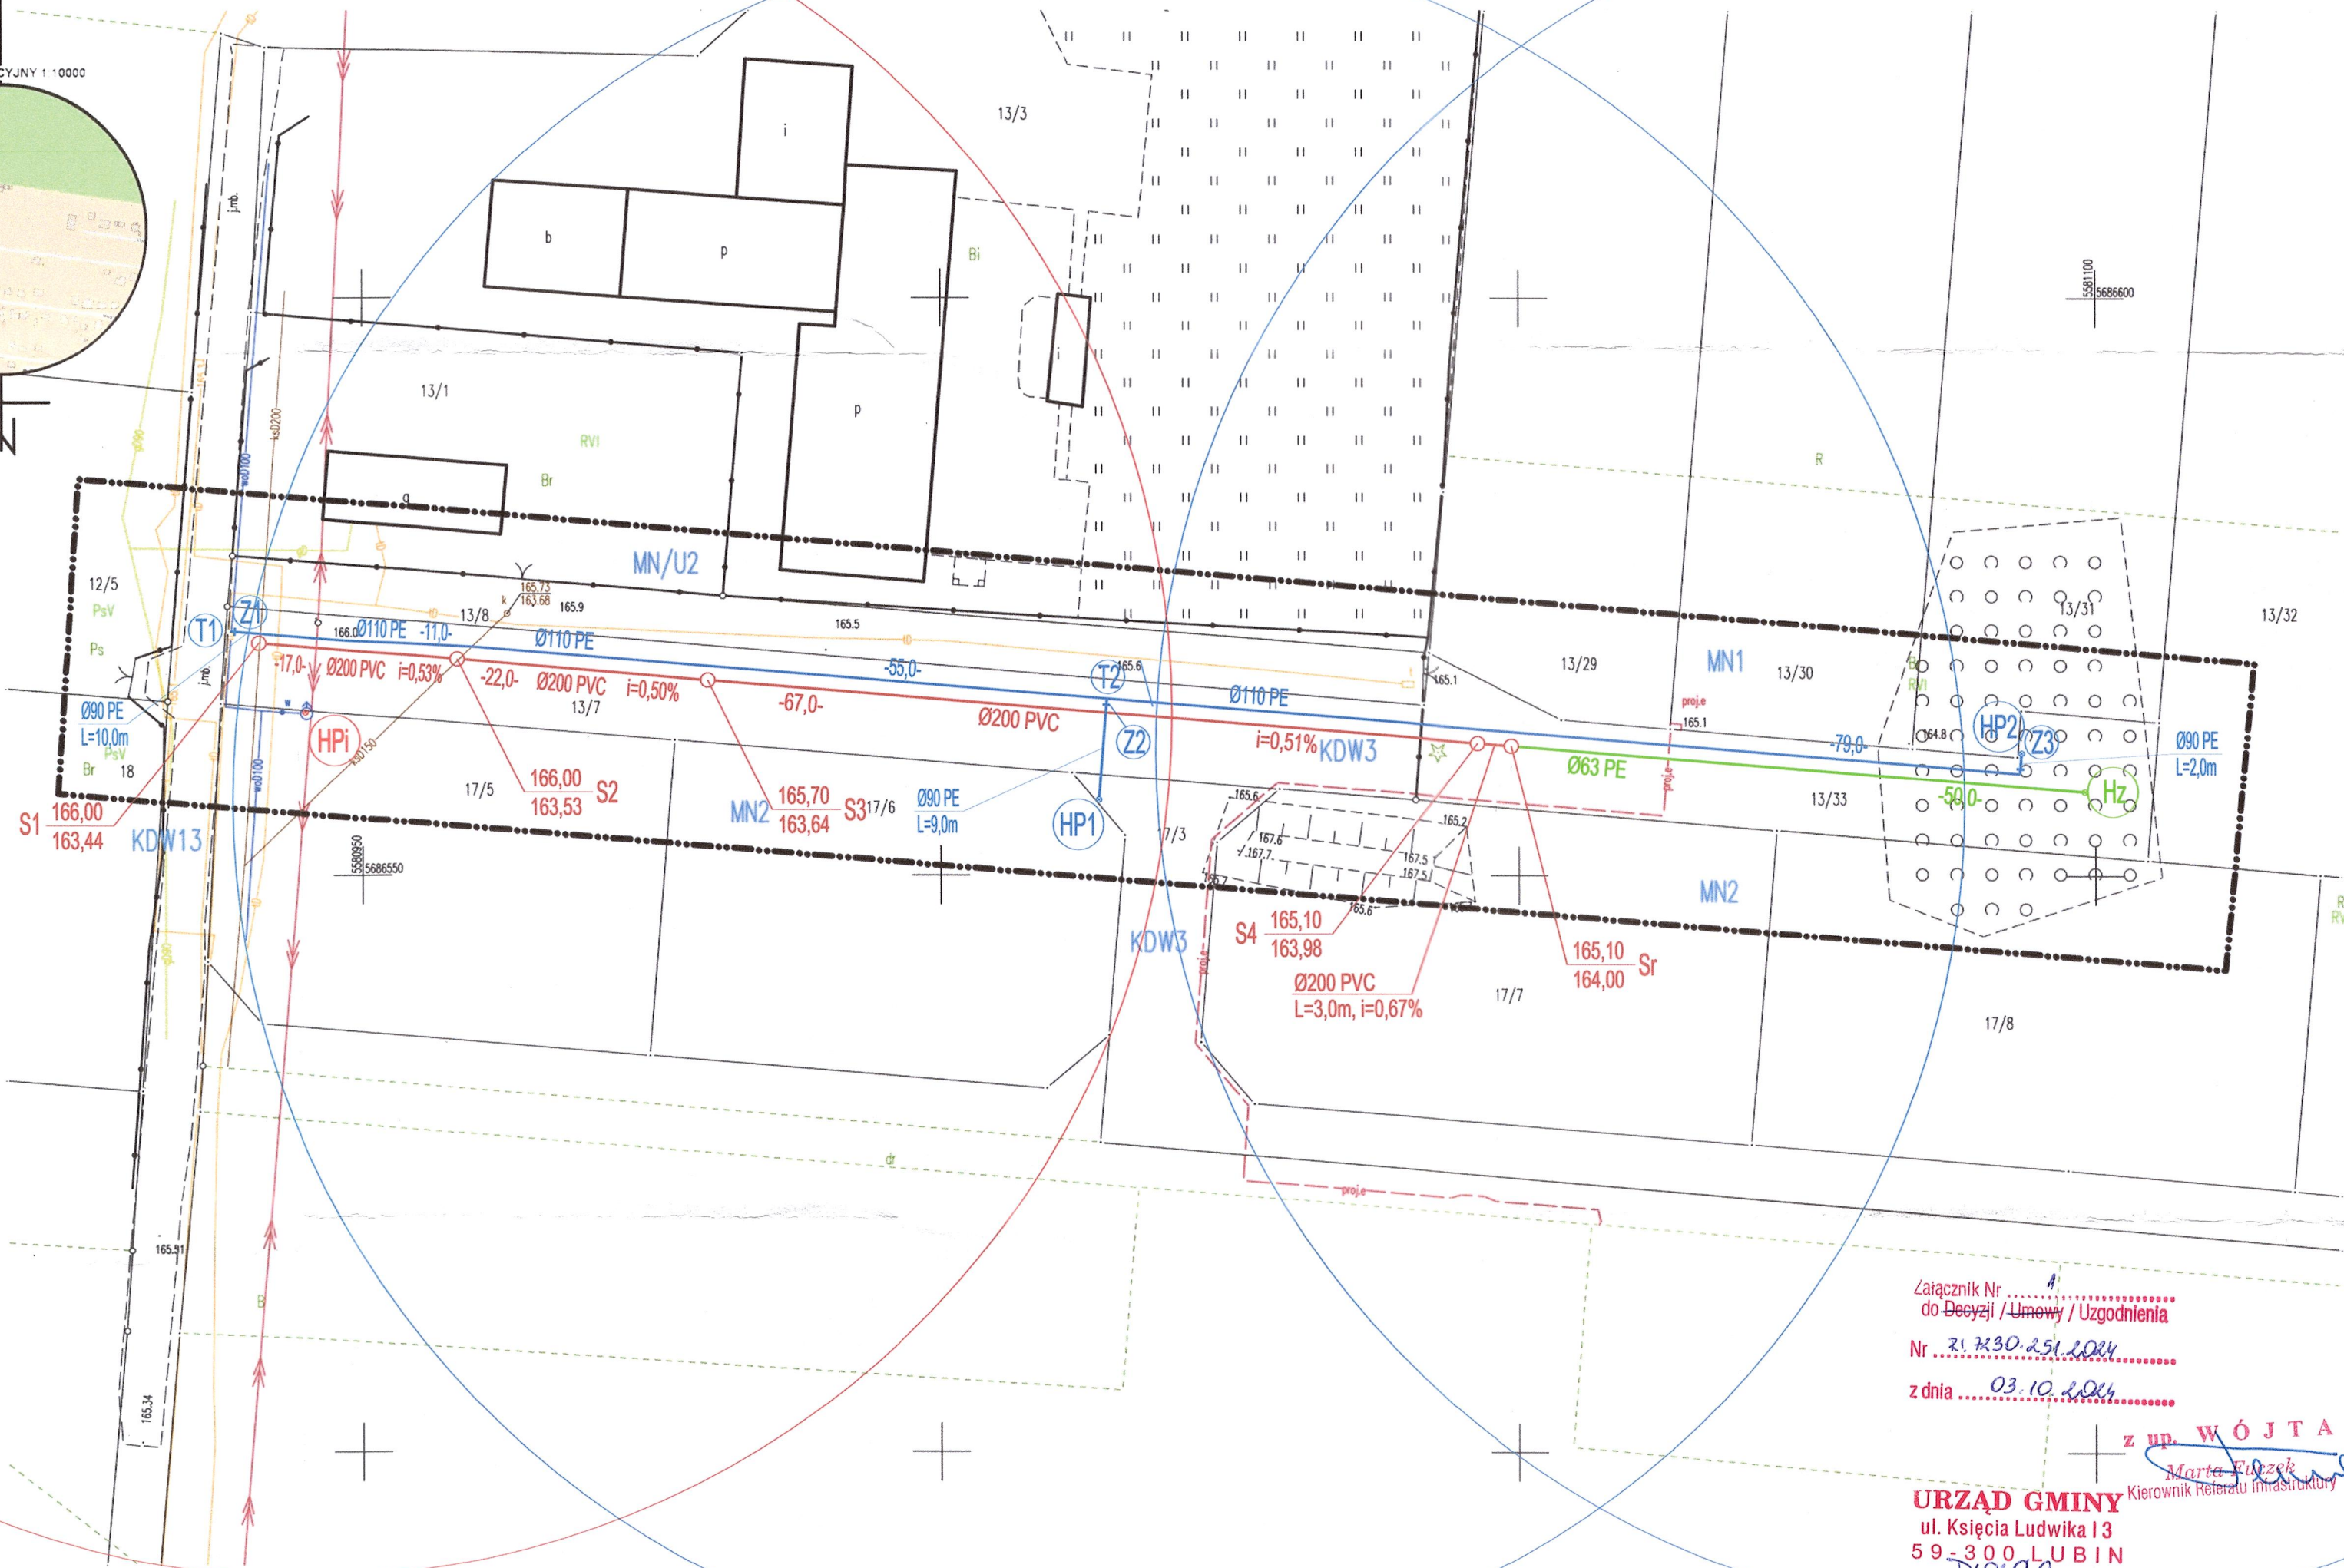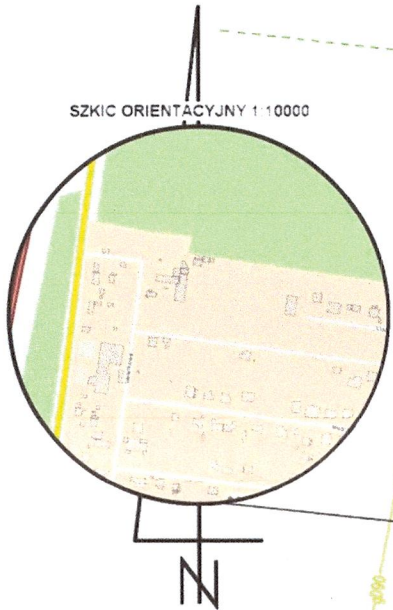

Załącznik Nr
do Decyzji / Umowy / Uzgodnienia
Nr
z dnia
z up. WÓJTA

URZĄD GMINY
ul. Księcia Ludwika 13
59-300 LUBIN

Potwierdzam zgodność kopii mapy
z oryginałem mapy do celów projektowych

mgr inż.
Leon Jatkiewicz

LEGENDA

- projektowana sieć wodociągowa PE
- projektowana sieć kanalizacji sanitarnej tłocznej PE
- projektowana sieć kanalizacji sanitarnej grawitacyjnej PVC
- S1-S4 — projektowana studnia rewizyjna DN1200 betonowa
- Sr — projektowana studnia rozprężna DN1200 (lub prefabrykowana z PE)
- Hz — złączka do płukania z nasadą hydrantową typu C
- T1 — trójnik kołnierzyowy równoprzelotowy DN100
- T2 — trójnik kołnierzyowy redukcyjny DN100/80
- Z1 — zasuwa odcinająca kołnierzyowa DN100
- Z2, Z3 — zasuwa odcinająca kołnierzyowa DN80
- HP1, HP2 — hydrant nadziemny HP80
- HP1 — hydrant nadziemny HP80 istniejący

Obiekt:	Rozbudowa sieci wodociągowej i sieci kanalizacji sanitarnej	
Adres obiektu:	działki nr 13/7, 13/33, 17/3 obręb 0010 Karczowska jedn. ewid. 021102_2 Lubin (obszar wiejski)	28.08.2024r.
Tytuł rysunku:	Projekt zagospodarowania terenu	Skala 1:500
Projektant:	mgr inż. Leon Jatkiewicz upr. do proj. nr 608/01/DUW	RYS Nr:
Sprawdzający:	mgr inż. Krzysztof Werbowy upr. do proj. nr 57/DOS/05	1
Asystent projektanta:	mgr inż. Marek Woźniak	